


PLANTA BAJA

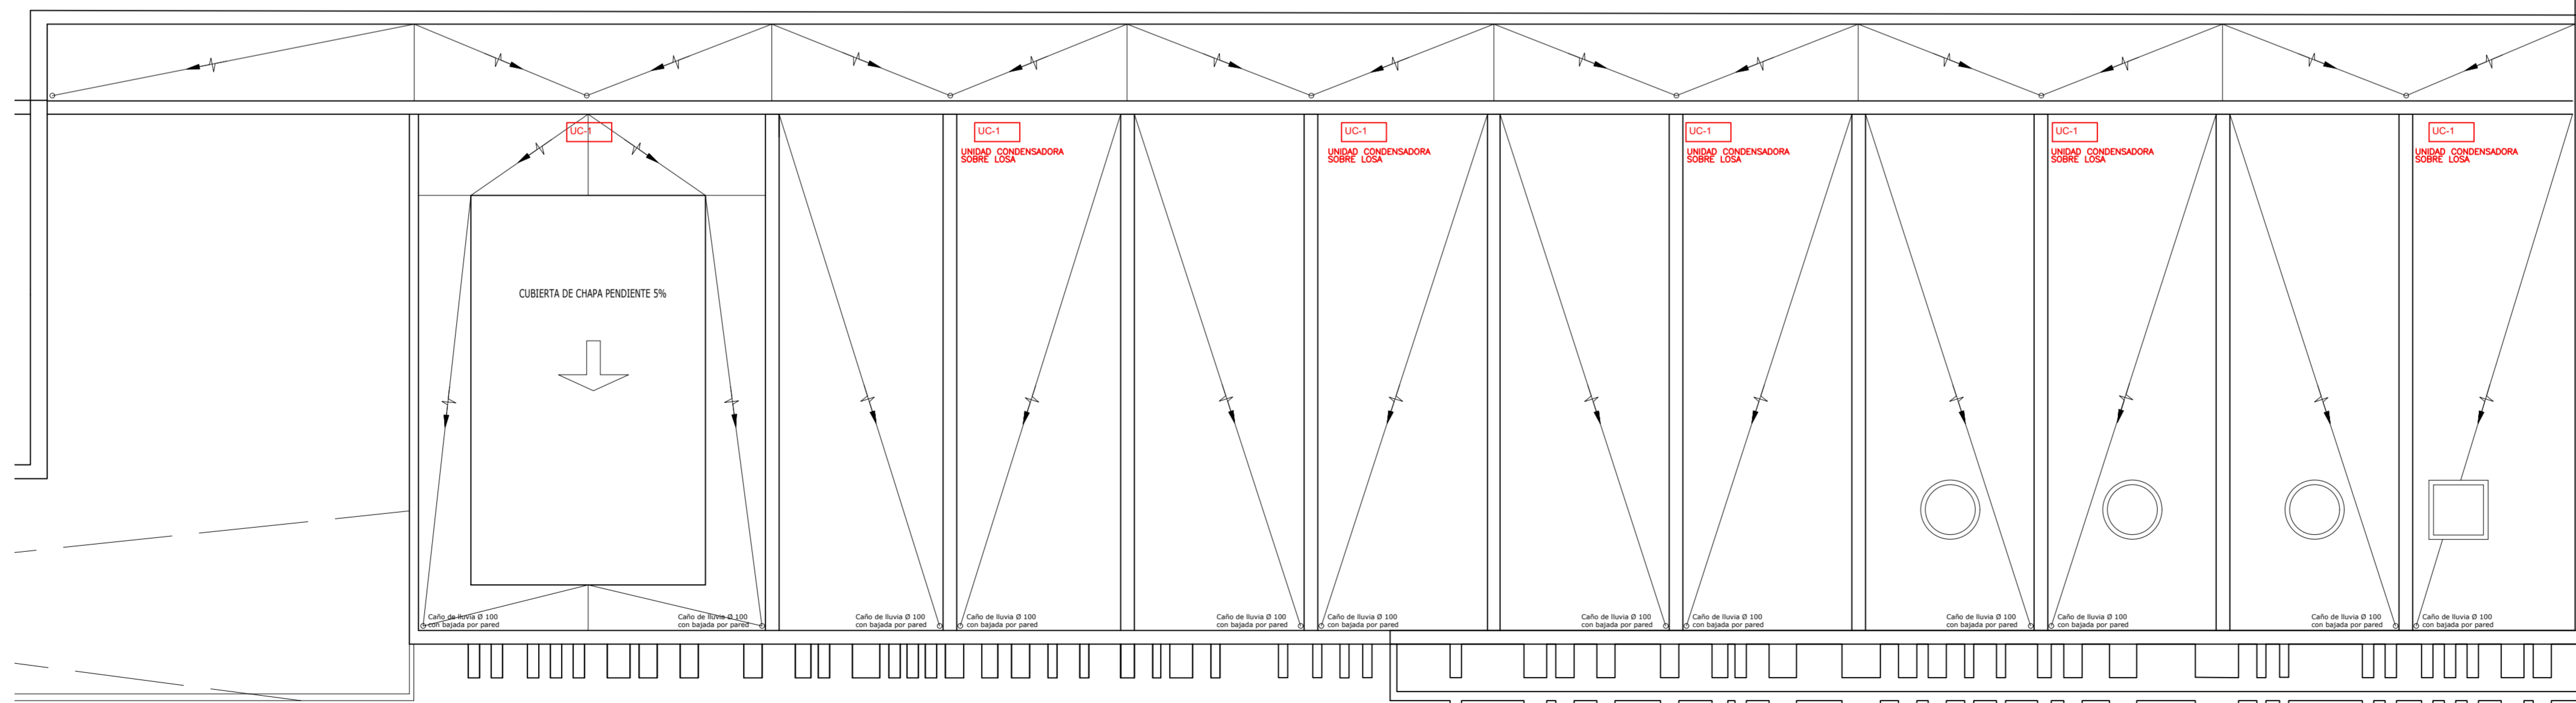

PLANTA AZOTEA

REFERENCIAS

UE-109	UNIDAD EVAPORADORA
UC-109	UNIDAD CONDENSADORA
M/2	TIPO DE EQUIPO POTENCIA
s	TIPO DE EQUIPO SPLIT
1	POTENCIA 9.000 KCal/h



OBRA UNIVERSIDAD NACIONAL DE HURLINGHAM SEDE ORIGONE 151

LOCALIZACION VILLA TESEI - HURLINGHAM - BUENOS AIRES



34°37'7.02" S
58°38'15.47" O

NOMBRE ESPACIO DE EXPRESION CORPORAL Y GIMNASIA

PLANO N° IT-01
INSTALACION TERMOMECANICA

PROYECTISTAS

RESPONSABLE

ARCHIVO IT-01.dwg

ESCALA 1:100

FECHA NOVIEMBRE DE 2017

FIRMA

MODIFICACIONES

FECHA OBSERVACIONES

FECHA OBSERVACIONES